




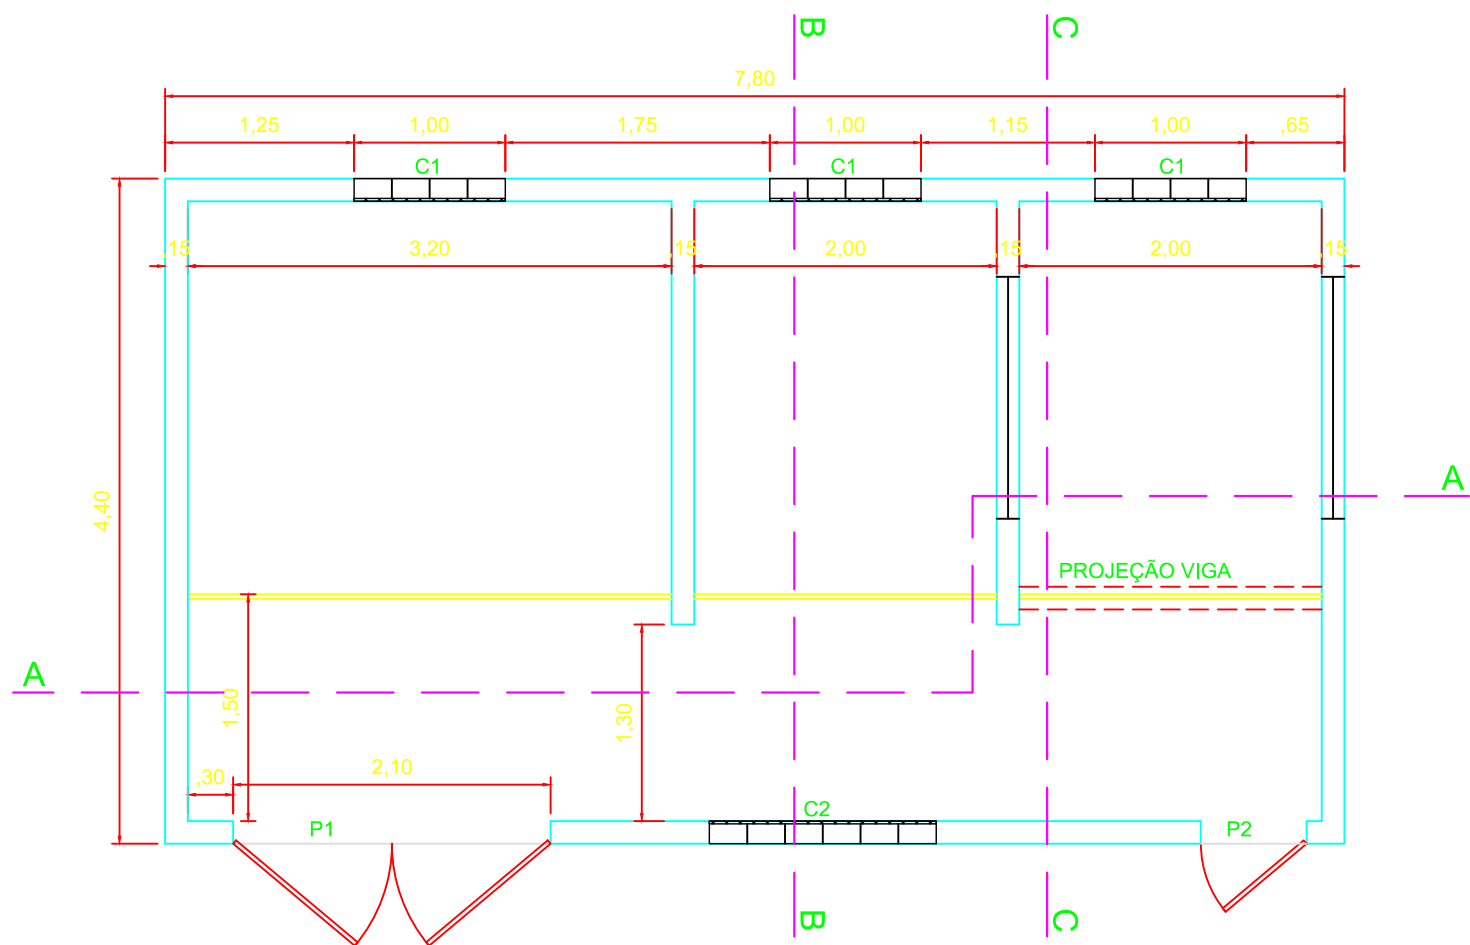


PLANTA BAIXA

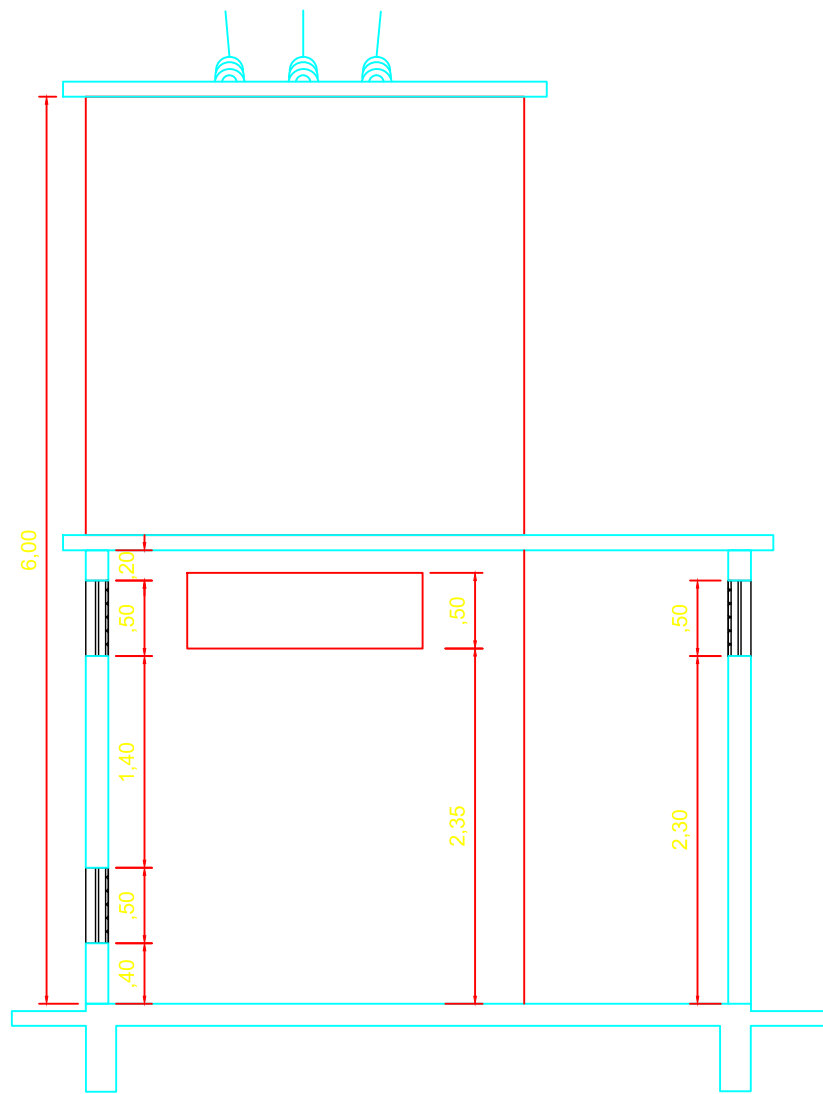

CORTE BB

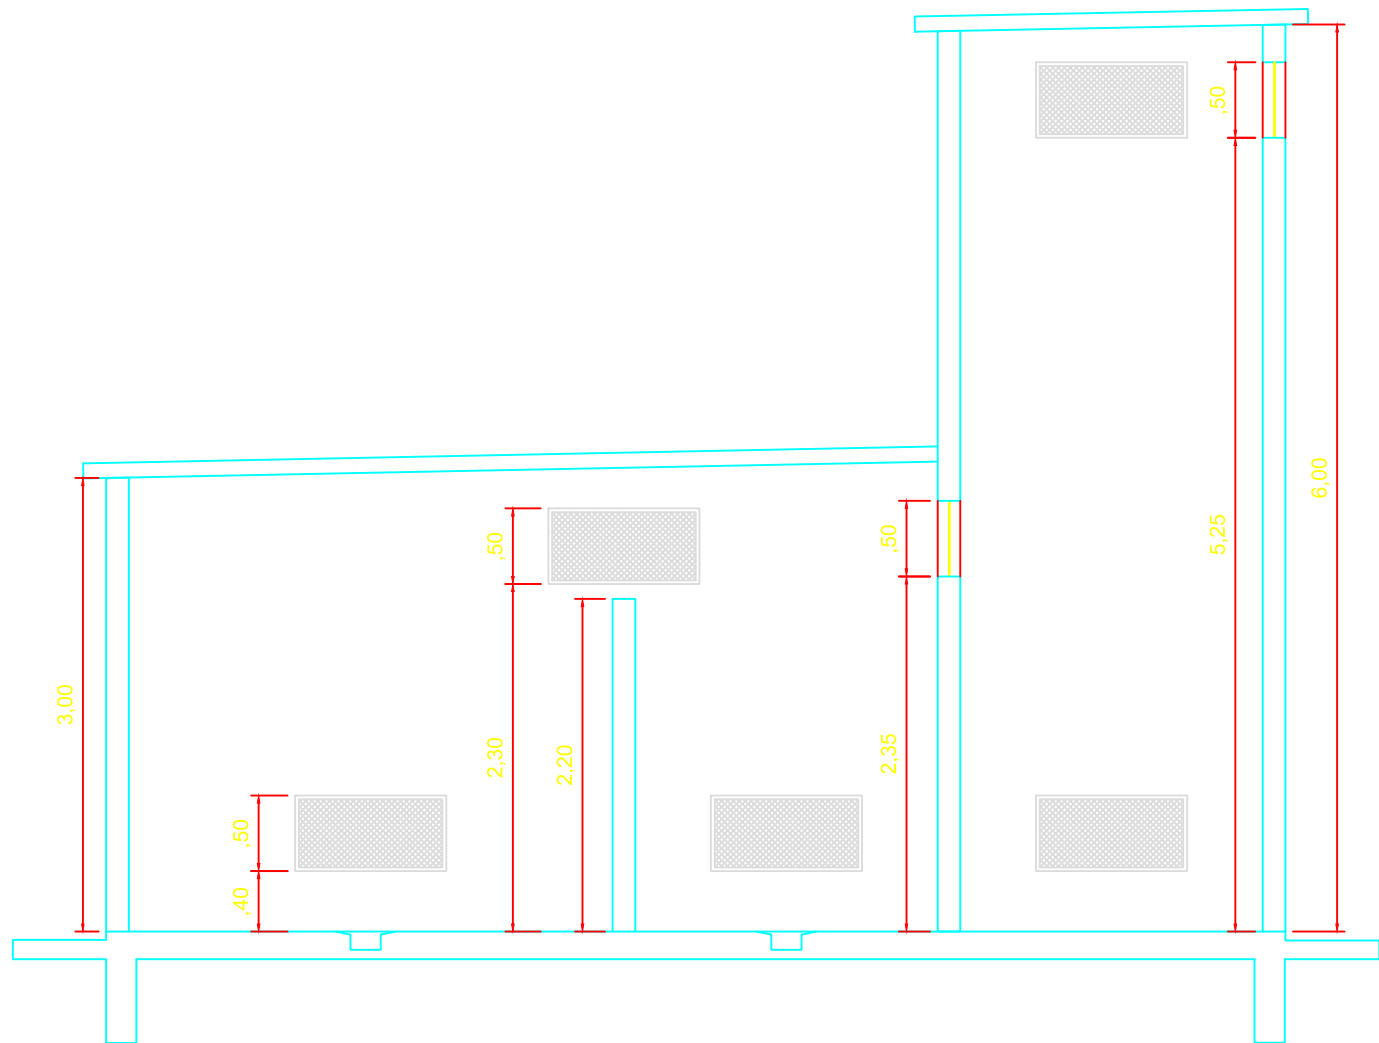

CORTE AA

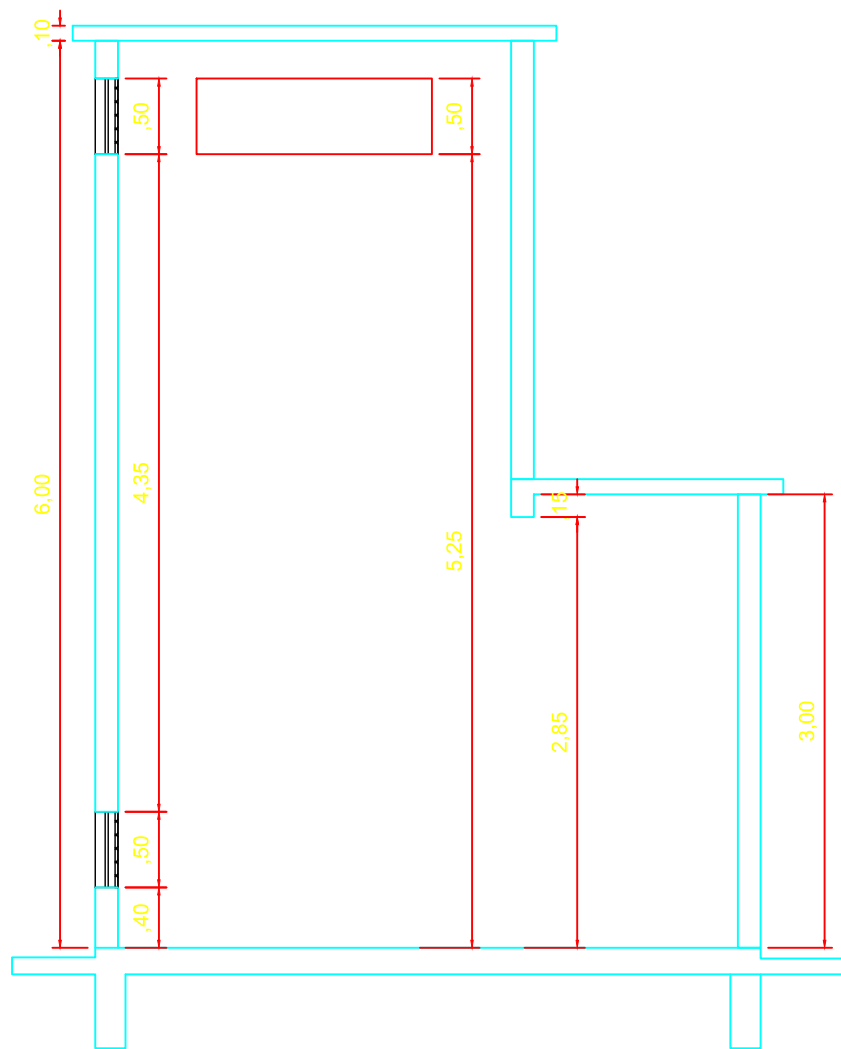

CORTE CC

TABELA DE COBOGÓS

TIPO	LARGURA	ALTURA	QTD
C1	1,50	0,50	5
C2	1,20	0,50	1

TABELA DE PORTAS

TIPO	LARGURA	ALTURA	QTD
P1	2,10	1,50	1
P2	0,70	2,10	1

CODEVASF

MINISTÉRIO DA INTEGRAÇÃO E DO DESENVOLVIMENTO REGIONAL
COMPANHIA DE DESENVOLVIMENTO DOS VALES DO SÃO FRANCISCO E DO PARNAÍBA
5ª SUPERINTENDÊNCIA REGIONAL

PERÍMETRO PÚBLICO IRRIGADO DO BOACICA
PROJETO SUBESTAÇÃO ABRIGADA 750KVA DA EB-ASPERSÃO (EB-A2)

PROJETO ARQUITETÔNICO
PLANTA BAIXA E CORTES

PROJETO:
JONAS LEMUS DO NASCIMENTO

CREA:

ASSINATURA:

ESCALA:
1:50

ARQUIVO:
PROJETO ARQ. SUBESTAÇÃO.DWG

PRANCHA:

DATA:
MARÇO / 2023

FOLHA:
A2

01/01