

 **DETALHE**
ESCALA 1/1000



CODÉVASF

COMPANHIA DE DESENVOLVIMENTO DOS VALES DO SÃO FRANCISCO E DO PARNAÍBA, 7ª S.R. - TERESINA, PI

SEDE DA 7ª SUPERINTENDÊNCIA REGIONAL

IRRIGAÇÃO PARA LOTE DE UVA - MARRECAS/JENIPAO

DETALHE

LEV.: _____	REV.: 7ºGRDUEP	ESCALA: 1:1000	DESENH.: _____
PROJL: _____	APROV.: 7ºGRDUEP	VISTO: 7ºGRDUEP	02/02
DESL: ARG. RÔMULO MELO	DATA: MAR/2005	ARQUIVO: 7ºGRDUEP	

CULTURA: UVA

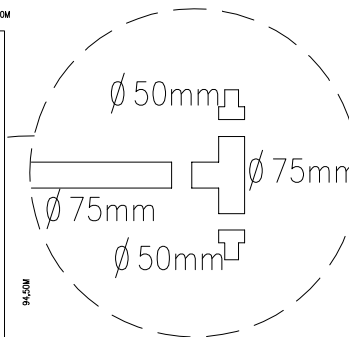
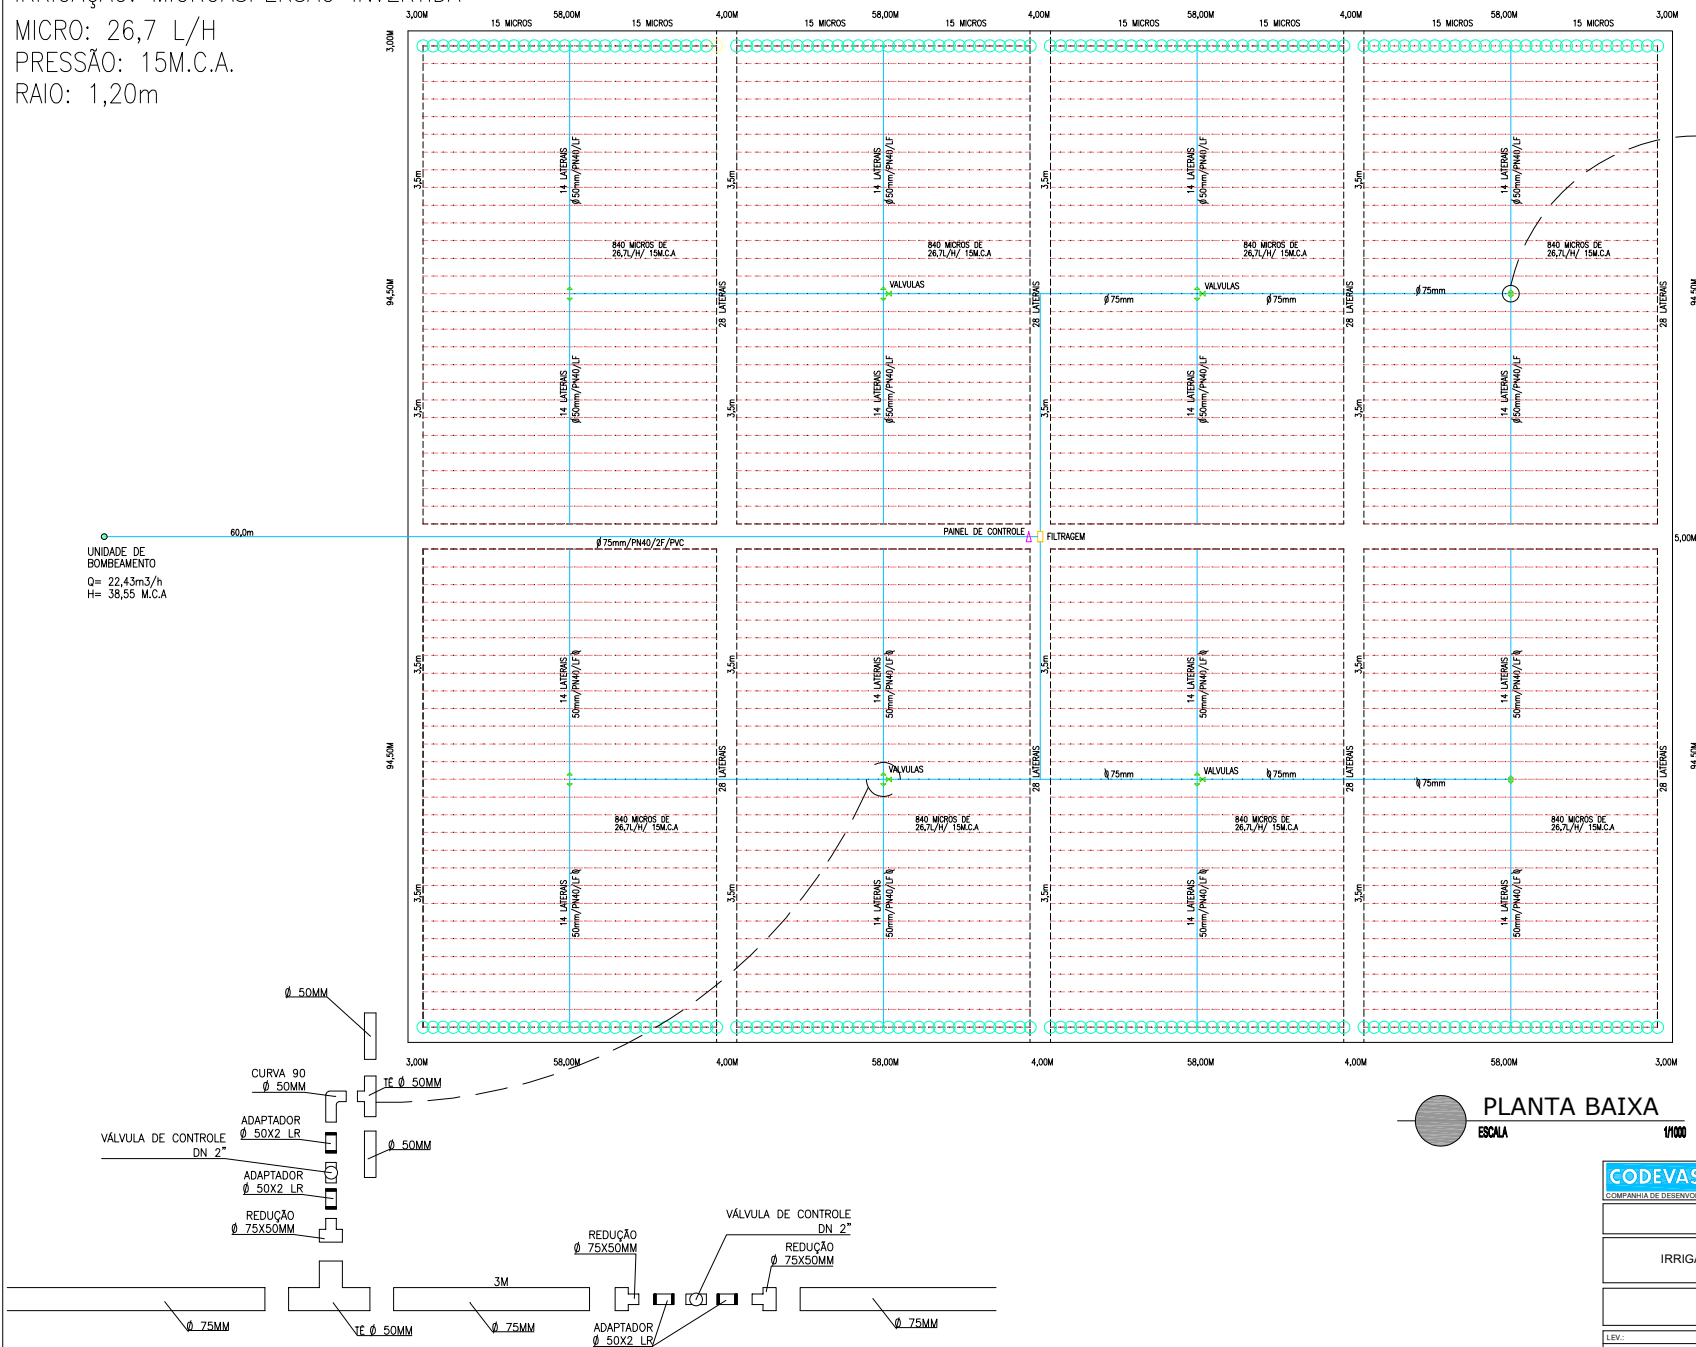
ESPAÇAMENTO: 3,50m x 2,00m

IRRIGAÇÃO: MICROASPERSÃO INVERTIDA

MICRO: 26,7 L/H

PRESSÃO: 15M.C.A.

RAIO: 1,20m

PLANTA BAIXA
ESCALA 1/1000

CODEVASF			
COMPANHIA DE DESENVOLVIMENTO DOS VALES DO SÃO FRANCISCO E DO PARANÁ - 7ª SR. - TERESINA, PI			
SEDE DA 7ª SUPERINTENDÊNCIA REGIONAL			
IRRIGAÇÃO PARA LOTE DE UVA - MARRECAS/JENIPAPO			
DETALHE			
LIV.	REV.	ESCALA	DES.Nº.
PROJ.	APROV.	VERO.	
DES.	DATA	ARQUIVO	
			01/02